


CENTRALE TERMICA E PRODUZIONE A.C.S.
POST-OPERAM

1 CALDAIA MURALE A GAS
Gruppo termico a condensazione marca Thermital mod.
COROLLA 35X (o similare)
Caratteristiche:
Caldaia murale a condensazione con bruciatore modulante a
premiscelazione totale
Classe di rendimento: 4 stelle
Potenza termica utile: 35 kW (acqua 80-60°C)
Rendimento stagionale 92.8%
Produzione istantanea acqua sanitaria
Potenza elettrica max 88W
Dimensioni (mm) 400x752 prof 300

5 CIRCOLATORE IMPIANTO RISCALDAMENTO
ESISTENTE, DA SMONTARE E RIMONTARE
Circolatore a rotore immerso marca SALMSON mod. NXL43-32P
Caratteristiche:
Portata alla 3a velocità
Prevalenza utile
Potenza assorbita 57 W

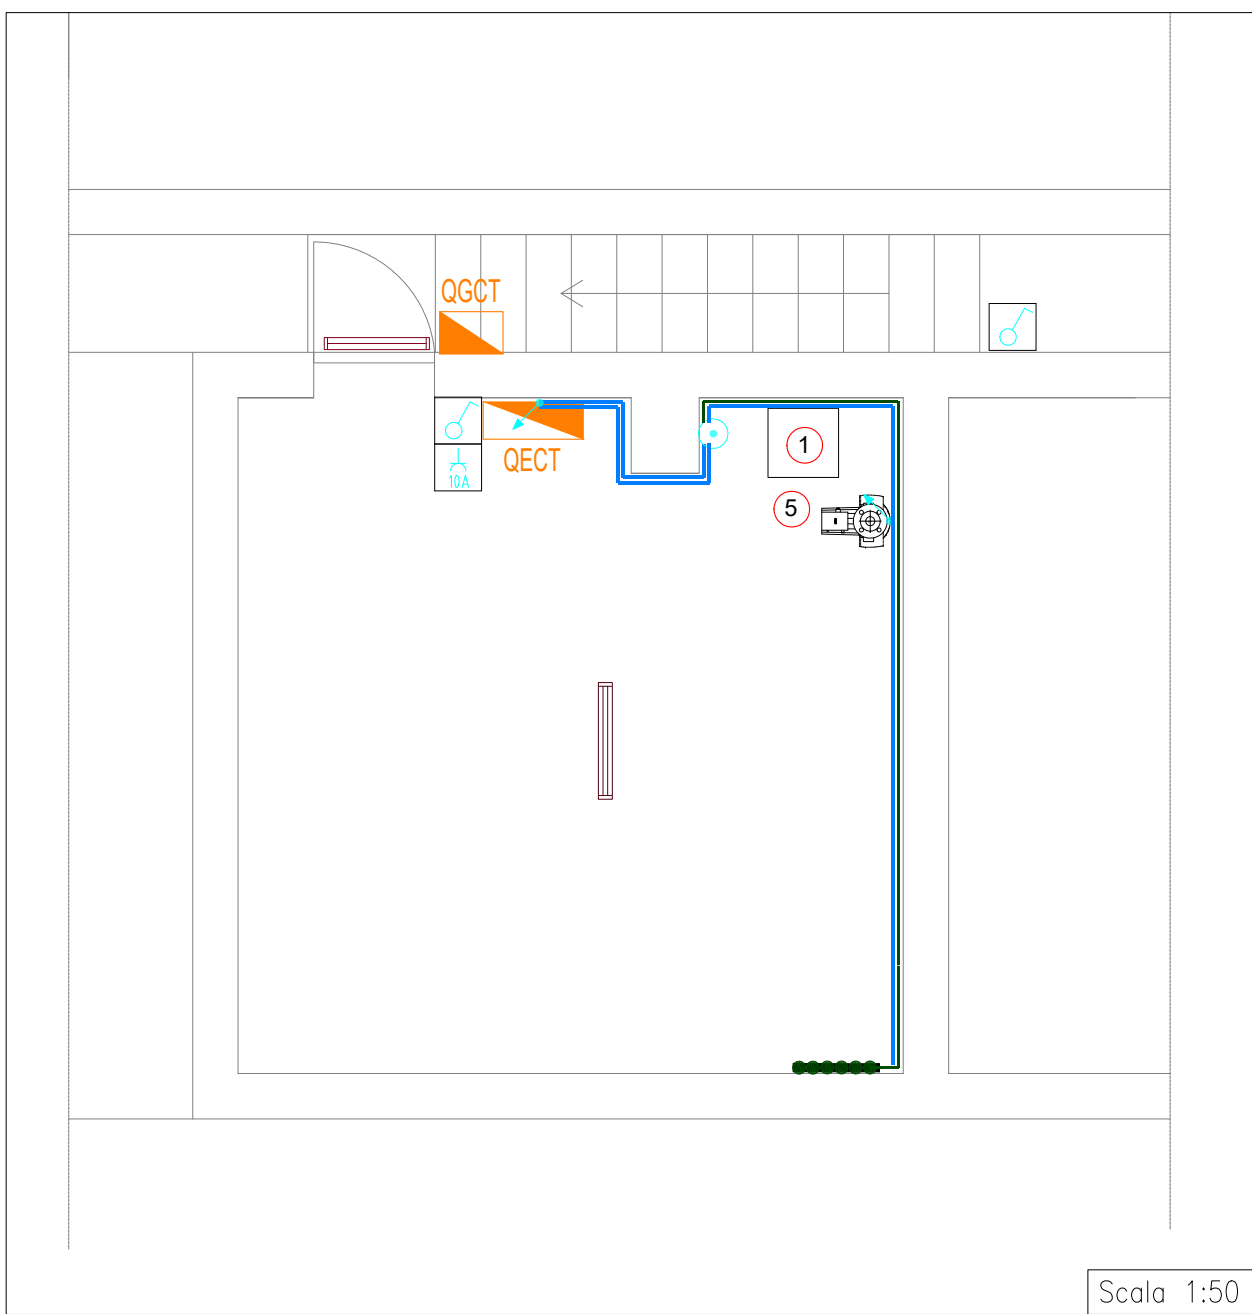

Scala 1:50

NOTE

- IL DISEGNO ARCHITETTONICO E' INDICATIVO, LA TAVOLA E' VALIDA SOLAMENTE PER L'IMPIANTO RIPORTATO.
- PER LA TIPOLOGIA DEGLI INTERRUTTORI, VEDI SCHEMI ELETTRICI UNIFILARI
- MANTENERE QUADRI ELETTRICI ESISTENTE QGCT E QECT
- SOSTITUIRE L'INTERRUTTORE GENERALE MAGNETOTERMICO PRESENTE NEL QECT CON UN MAGNETOTERMICO DIFFERENZIALE
- LE TUBAZIONI ESISTENTI VERRANNO MANTENUTE PER ALIMENTARE LE UTENZE PRESENTI IN CENTRALE OVE NECESSARIO INSTALLAZIONE DI NUOVI E CAVI E TUBAZIONE
- L'IMPIANTO DI MESSA A TERRA SARA' COLLEGATO AL COLLETTORE GIA ESISTENTE

LEGENDA SIMBOLI

	Tubazione rigida FM
	Cassetta di connessione/derivazione da canale
	Quadro di distribuzione
	Preso 10A
	Conduttura ascendente
	Conduttura discendente
	Apparecchio illuminante 1x18W
	Apparecchio illuminante 2x36W
	Complesso autonomo di illuminazione di sicurezza 18 W
	Interruttore unipolare
	Pazzetto di terra
	Collettore di terra
	Corda in rame ø 16 mmq
	Uscita cavo



CITTA' METROPOLITANA DI TORINO Comune di Alpignano

PROPRIETA': Comune di Alpignano Viale Vittoria, 14 10091 - ALPIGNANO (TO)	COMMITTENTE: Comune di Alpignano Viale Vittoria, 14 10091 - ALPIGNANO (TO)	UBICAZIONE INTERVENTO: Magazzino Comunale Corso Torino, 136 10091 - ALPIGNANO (TO)
--	---	---

PROGETTO: Magazzino Comunale RIFACIMENTO CT - IMPIANTI ELETTRICI

OGGETTO: PLANIMETRIA LOCALI- SCHEMI FUNZIONALI AUSILIARI

LIVELLO DI PROGETTO: PROGETTO ESECUTIVO

ELABORATO N°: 16028A-EG-I01.00	SCALA: ---	FORMATO: A2	FILE: 14361_ELE_MAGAZZINO
--	---------------	----------------	------------------------------

NOTE:			
Rev n°	Data	Descrizione	Approvazione
00	17.08.2016	Prima emissione per appalto	CPR
01			
02			
03			
04			

IL PROGETTISTA: STUDIO CIPRANDI Per: Ing. Massimo Ciprandi Ing. Chiara Fabia Ciprandi Via Reggio, 27 - 10153 - TORINO ma@studiociprandi.com	Dati Ing. Flavio URRAI Per: Ing. Luigi Diana Via Reggio, 27 10153 - TORINO	IL COMMITTENTE:
--	---	-----------------